

**WASSERVERSORGUNG
 ZIZERS**
 SANIERUNG RESERVOIR TEUFELSFRIEDHOF
 UND BOVEL


**RESERVOIR
 TEUFELSFRIEDHOF 1:50**

SUBMISSIONSPROJEKT


	INGENIEURBÜRO	GEZEICHNET: LT	DATUM: Januar 2025	MASSSTAB: 1:50
	A. RIZZI DIPL. ING. HTL 7240 Koblenz	VISIER:	GENÄHRT:	PLANNR.: 24110-15
	Tel. 081/332 30 36 E-Mail: buero@ing-rizzi.ch	FORMAT: 147 / 75		

Index:	Änderung:	Datum:	Gezeichnet:	Geprüft:


GRUNDRISS 1:50
 Niveau Entleerung, Entnahme untere Druckzone, Pumpenraum

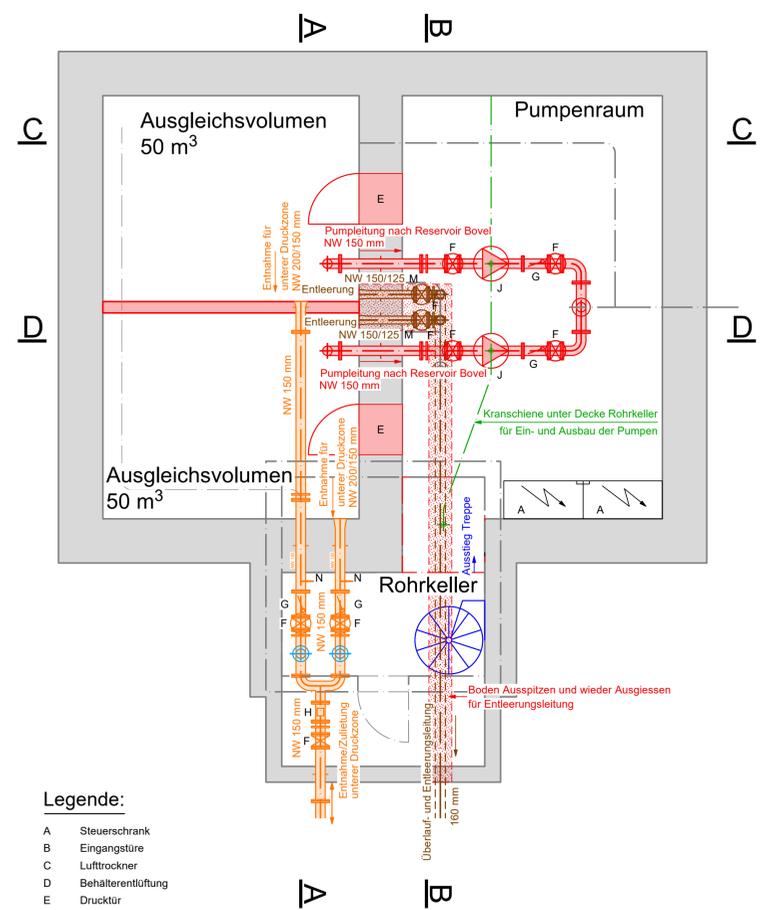


GRUNDRISS 1:50
 Niveau Einleitung aus Reservoir Bovel

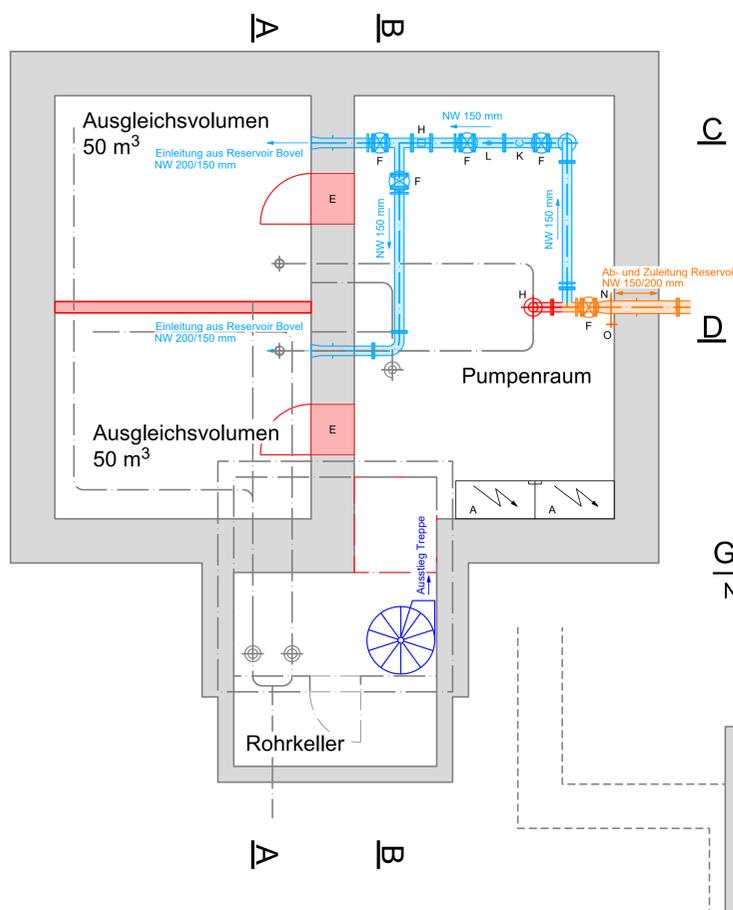

GRUNDRISS 1:50
 Niveau Einleitung aus Grundwasser und Überlauf

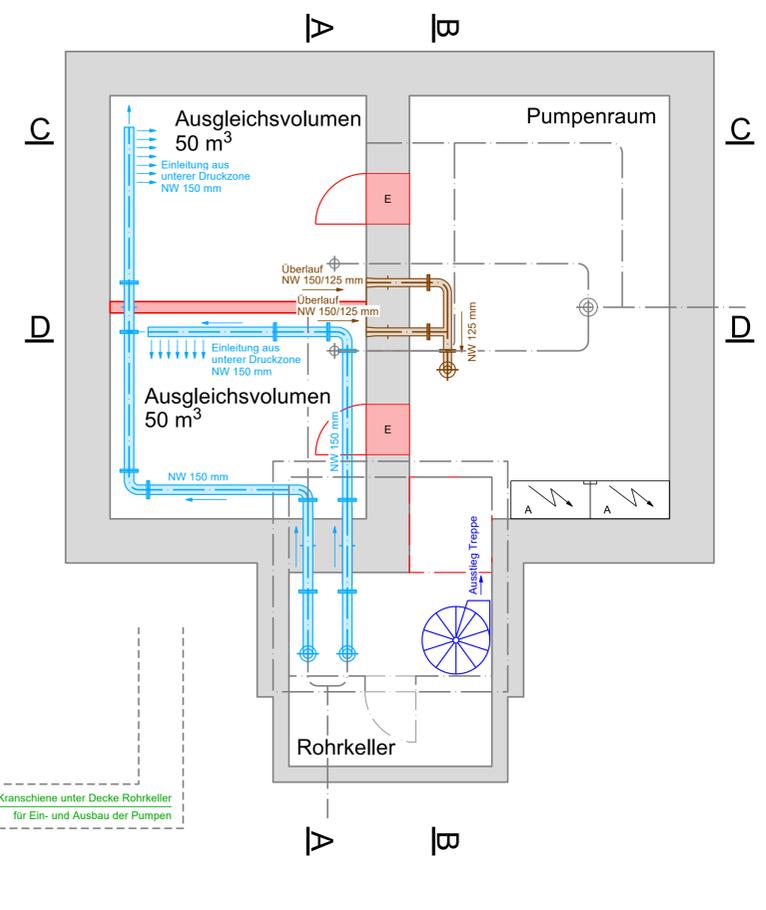


GRUNDRISS 1:50
 Niveau Bedienungsraum

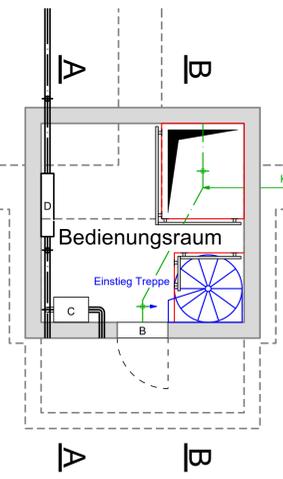


Legende:

- A Schaltkasten
- B Eingangstür
- C Lufttrockner
- D Behälterentlüftung
- E Drucktür
- F Schieber
- G Rückschlagklappe
- H Durchflussmesser
- I Siphon
- J Pumpe
- K Schmutzfänger
- L Abgabventil
- M Sonde für Wasserstandsmessung
- N Storzanschluss, Probenentnahme
- O Anschluss Hochdruckreiniger


SCHNITT B-B 1:50

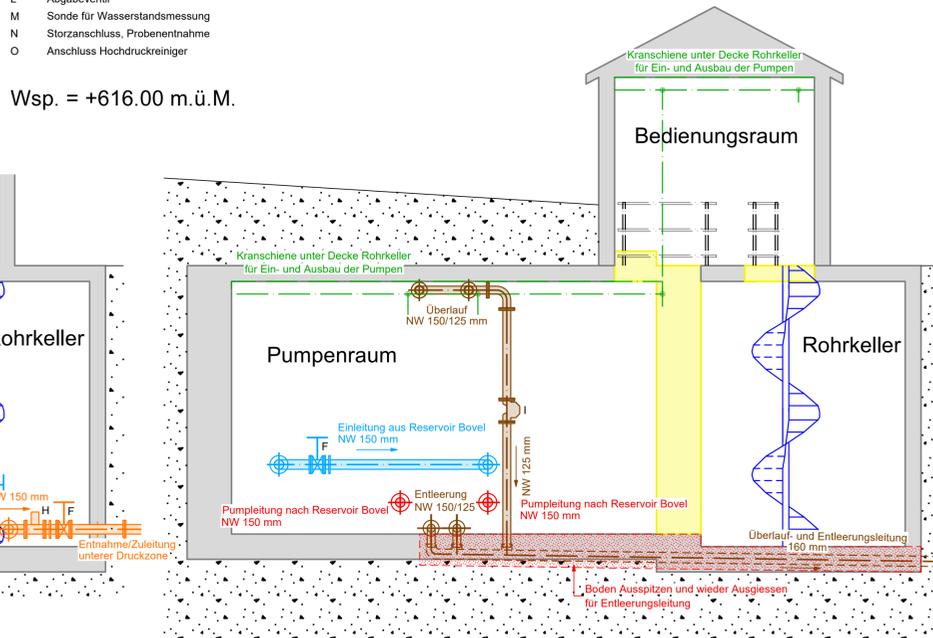

SCHNITT C-C 1:50

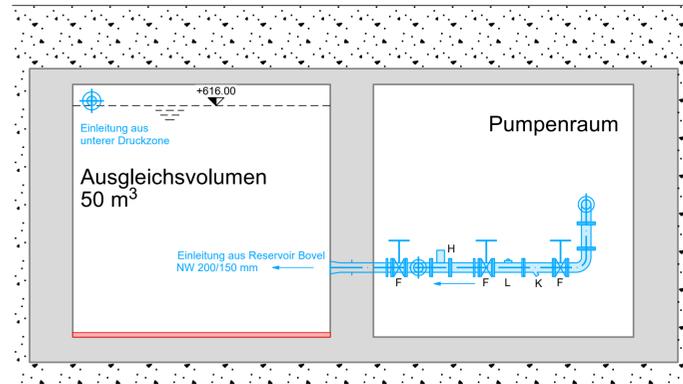

SCHNITT D-D 1:50

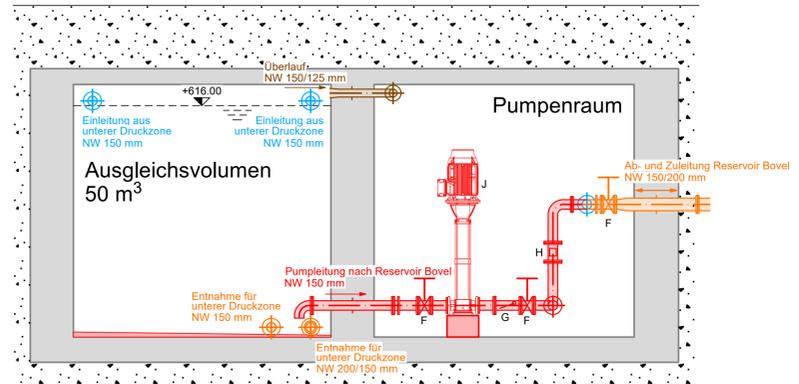

SCHNITT A-A 1:50

