



WASSERVERSORGUNG
ZIZERS

SANIERUNG RESERVOIR TEUFELSFRIEDHOF
UND BOVEL

RESERVOIR TEUFELSFRIEDHOF

1:20
GRUNDRISSE


SUBMISSIONSPROJEKT

| | | | |
|--|------------|-------------|----------|
| INGENIEURBÜRO A. RIZZI DPL, ING, HTL 7240 KÜBLIS Tel. 081332 30 36 E-Mail: a.rizzi@ingrizzo.ch | SEITENRANG | Blatt | Version |
| | LT | Januar 2025 | 1:20 |
| | PROJEKT | | |
| | 147 / 75 | | 24110-20 |


| Index | Änderung | Datum | Geszeichnet | Geprüft |
|-------|----------|-------|-------------|---------|
| | | | | |

- Legende:**
- A Steuerschrank
 - B Eingangstüre
 - C Lufttrockner
 - D Behälterentlüftung
 - E Drucktür
 - F Schieber
 - G Rückschlagklappe
 - H Durchflussmesser
 - I Siphon
 - J Pumpe
 - K Schutzfinger
 - L Abgabeverstärker
 - M Sonde für Wasserstandsmessung
 - N Storzanschluss, Probeentnahme
 - O Anschluss Hochdruckreinger
- Wsp. = +616.00 m.ü.M.

GRUNDRISS 1:20
Niveau Entleerung, Entnahme untere Druckzone, Pumpenraum

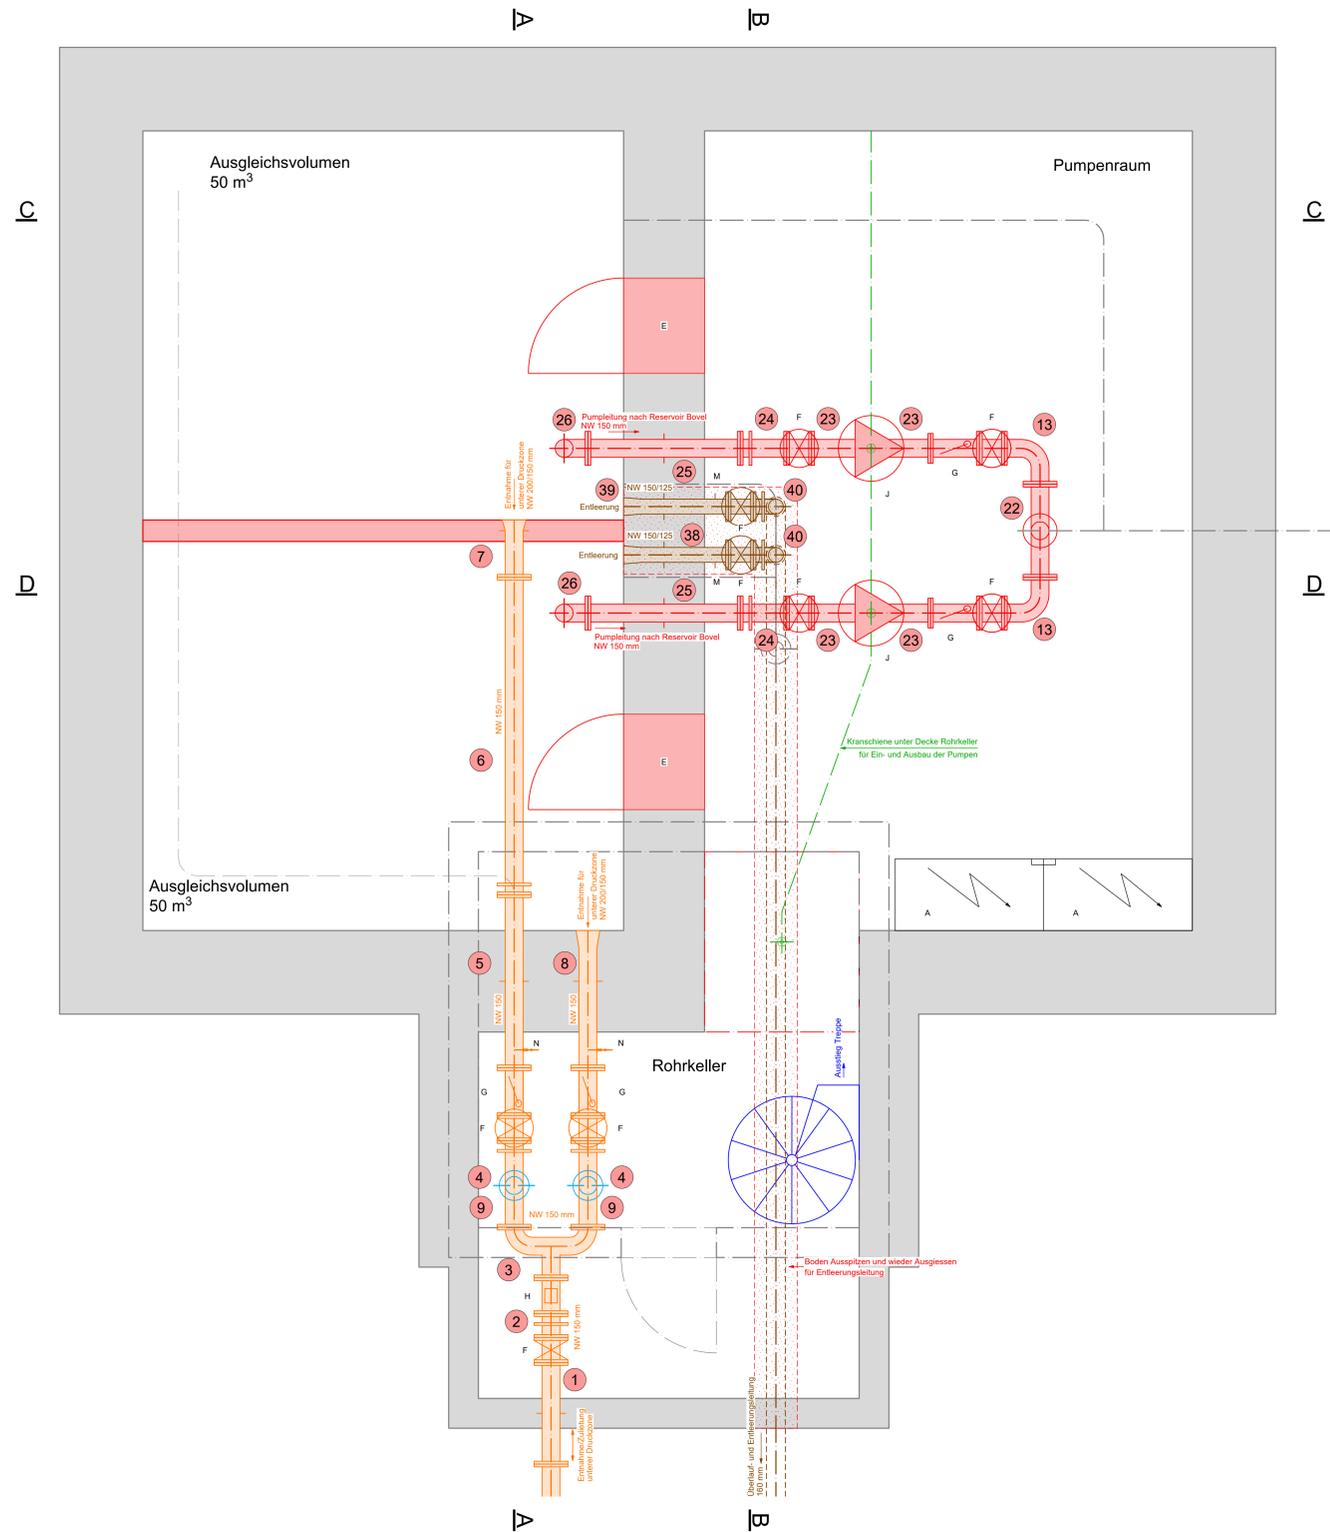

GRUNDRISS 1:20
Niveau Einleitung aus Reservoir Bovel

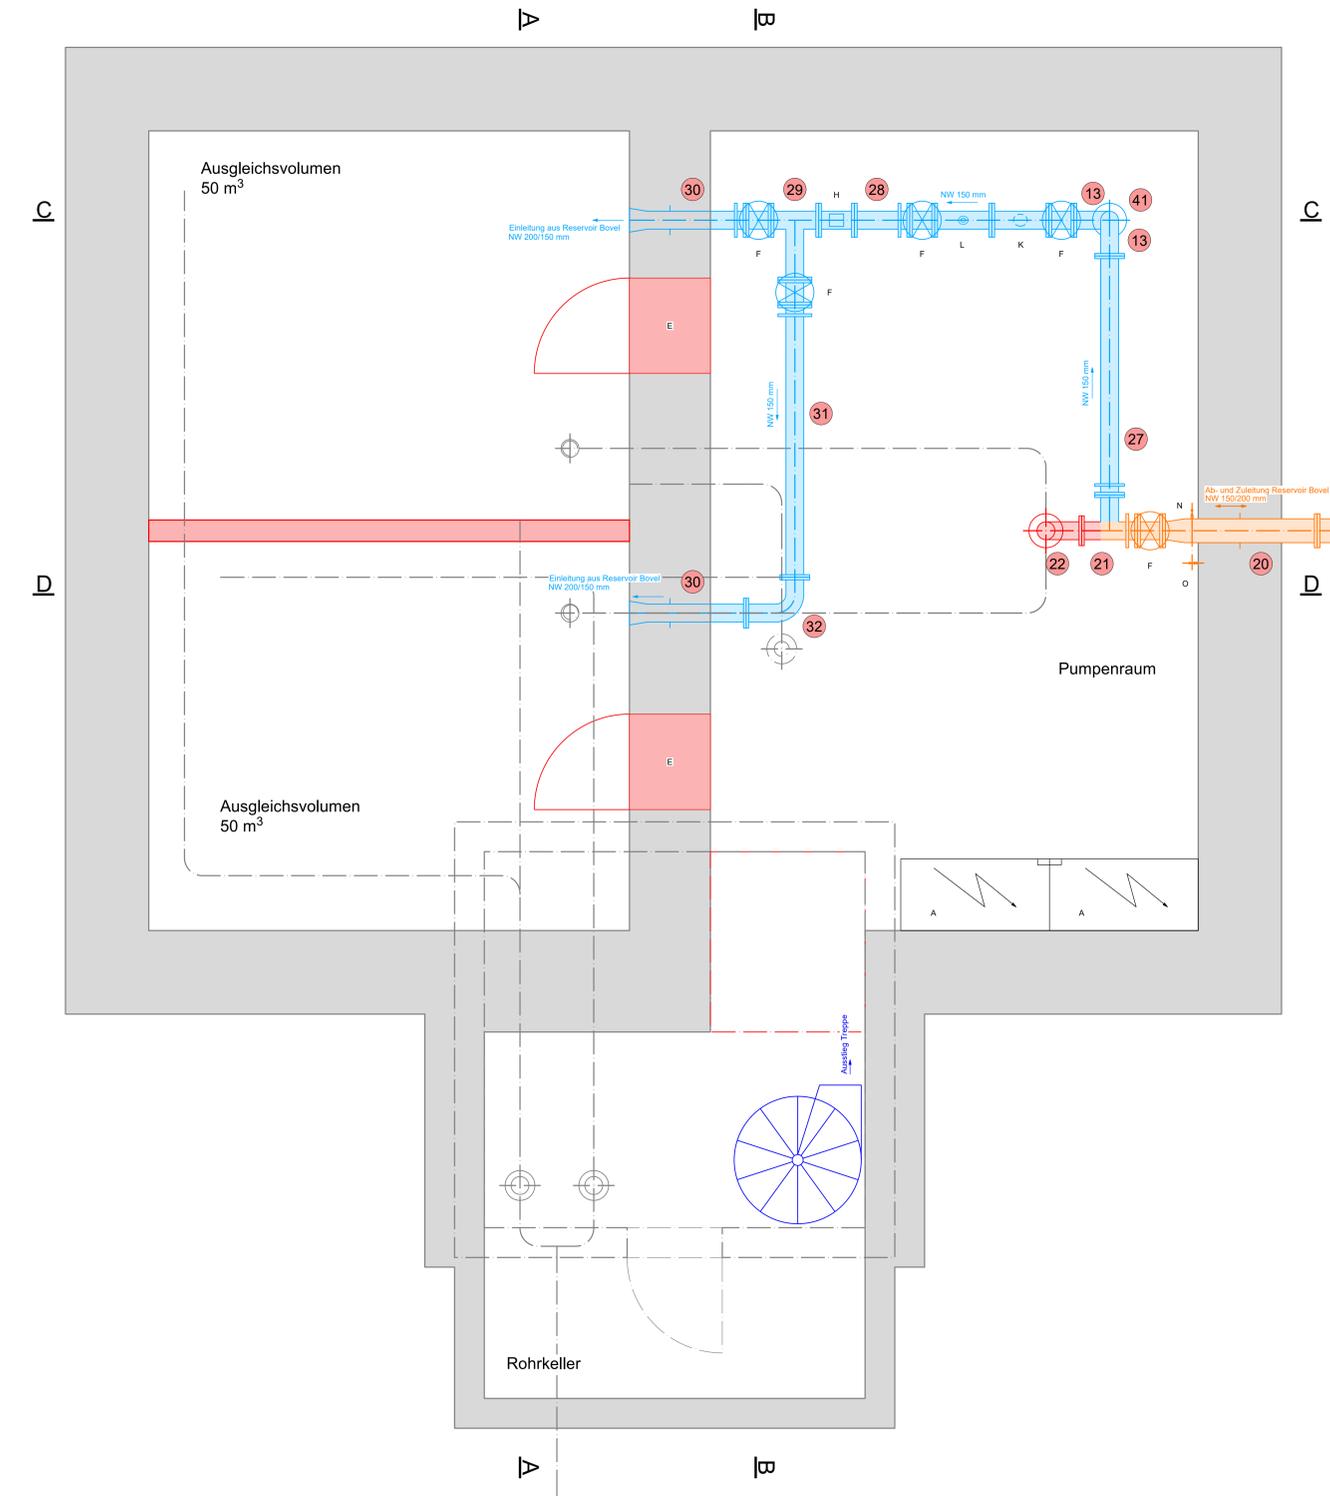



**WASSERVERSORGUNG
ZIZERS**

SANIERUNG RESERVOIR TEUFELSFRIEDHOF
UND BOVEL

RESERVOIR TEUFELSFRIEDHOF

1:20

GRUNDRISS UND SCHNITT A-A

SUBMISSIONSPROJEKT


| | | | | |
|---|------------|----------|-------------|----------|
| R INGENIEURBÜRO A. RIZZI DPL. ING. HTL. 7240 KÜBLIS Tel. 081332 30 36 E-Mail: raem@ingrizzo.ch | SEITENANZ. | LT | DATE | VERSION |
| | 147 / 75 | | Januar 2025 | 1:20 |
| | PROJ.NR. | PROJ.NR. | PROJ.NR. | PROJ.NR. |
| | | | | 24110-21 |

| Index | Änderung | Datum | Geszeichnet | Geprüft |
|-------|----------|-------|-------------|---------|
| | | | | |


- Legende:**
- A Steuerschrank
 - B Eingangstüre
 - C Lüftungsgitter
 - D Behälterentlüftung
 - E Drucktür
 - F Schieber
 - G Rückschlagklappe
 - H Durchflussmesser
 - I Siphon
 - J Pumpe
 - K Schmutzfänger
 - L Abgabeverstärker
 - M Sonde für Wasserstands-messung
 - N Storzanschluss, Probeentnahme
 - O Anschluss Hochdruckreiniger

Wsp. = +616.00 m.ü.M.


GRUNDRISS 1:20
Niveau Einleitung aus Grundwasser und Überlauf

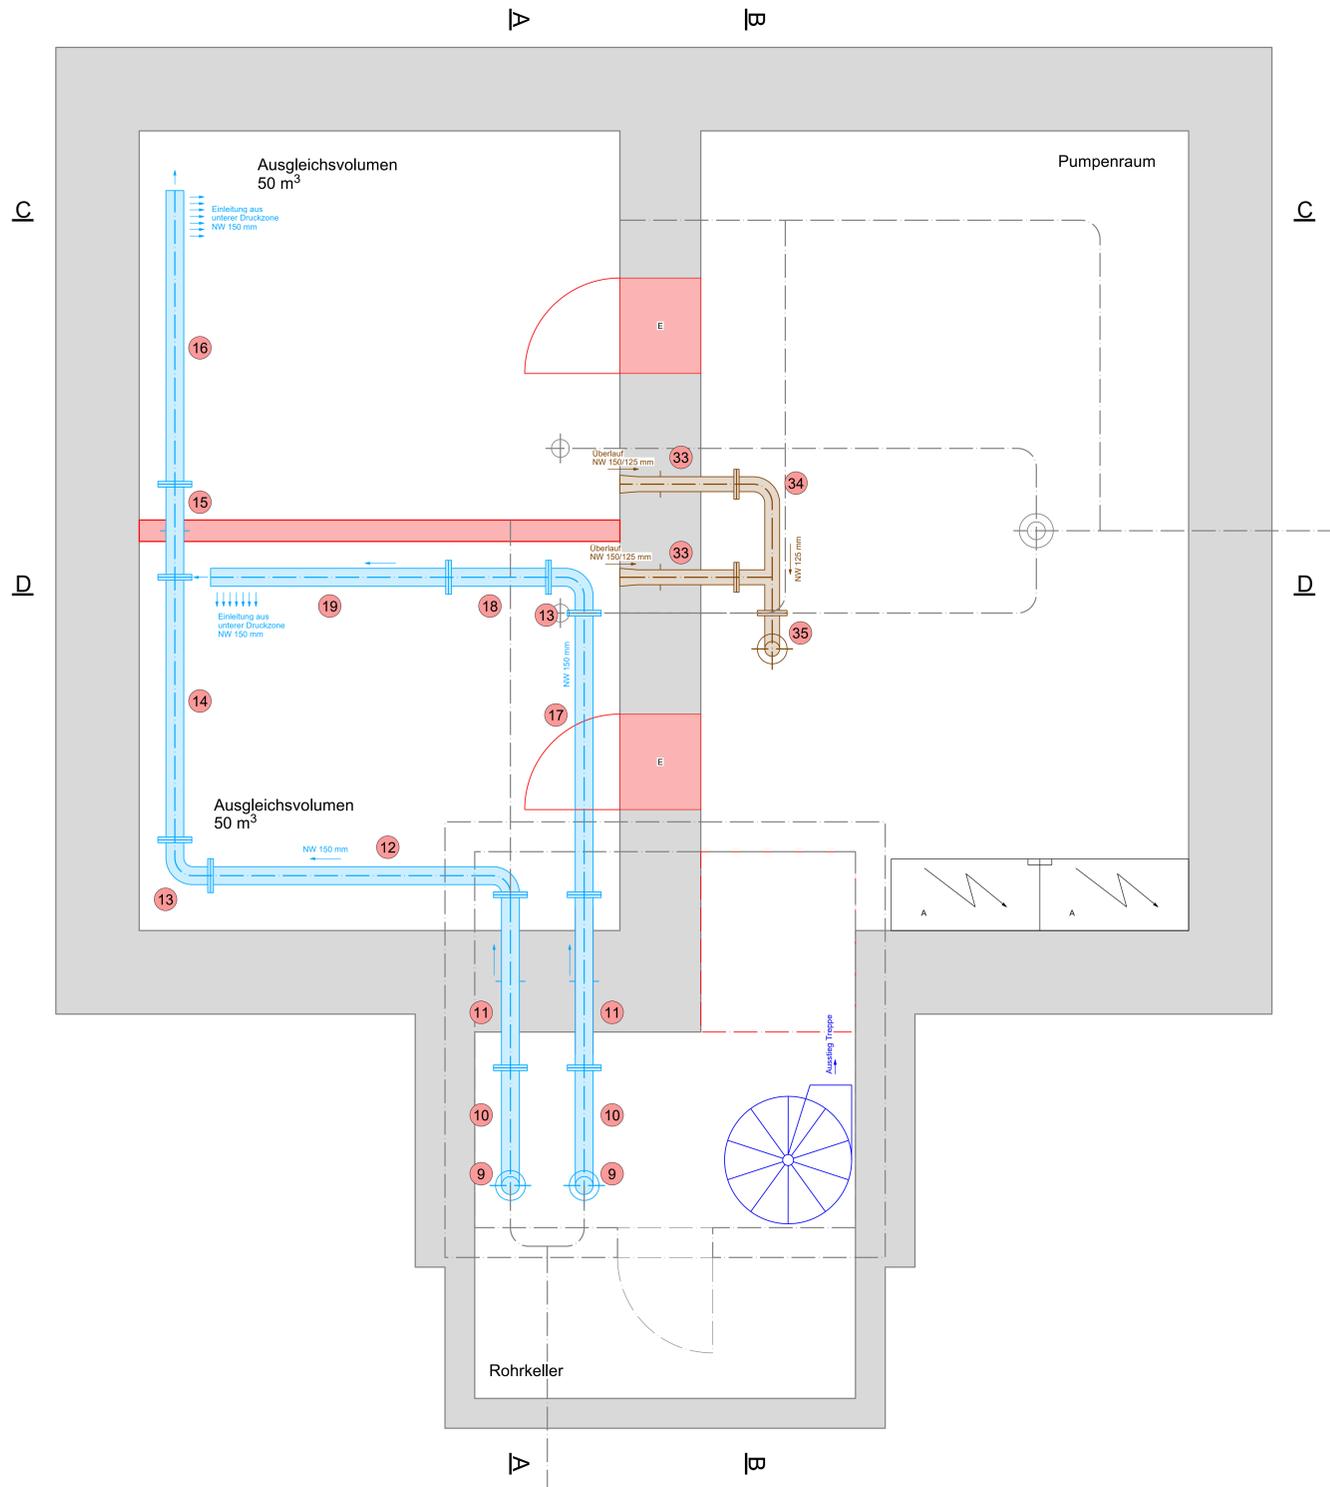

SCHNITT A-A 1:20

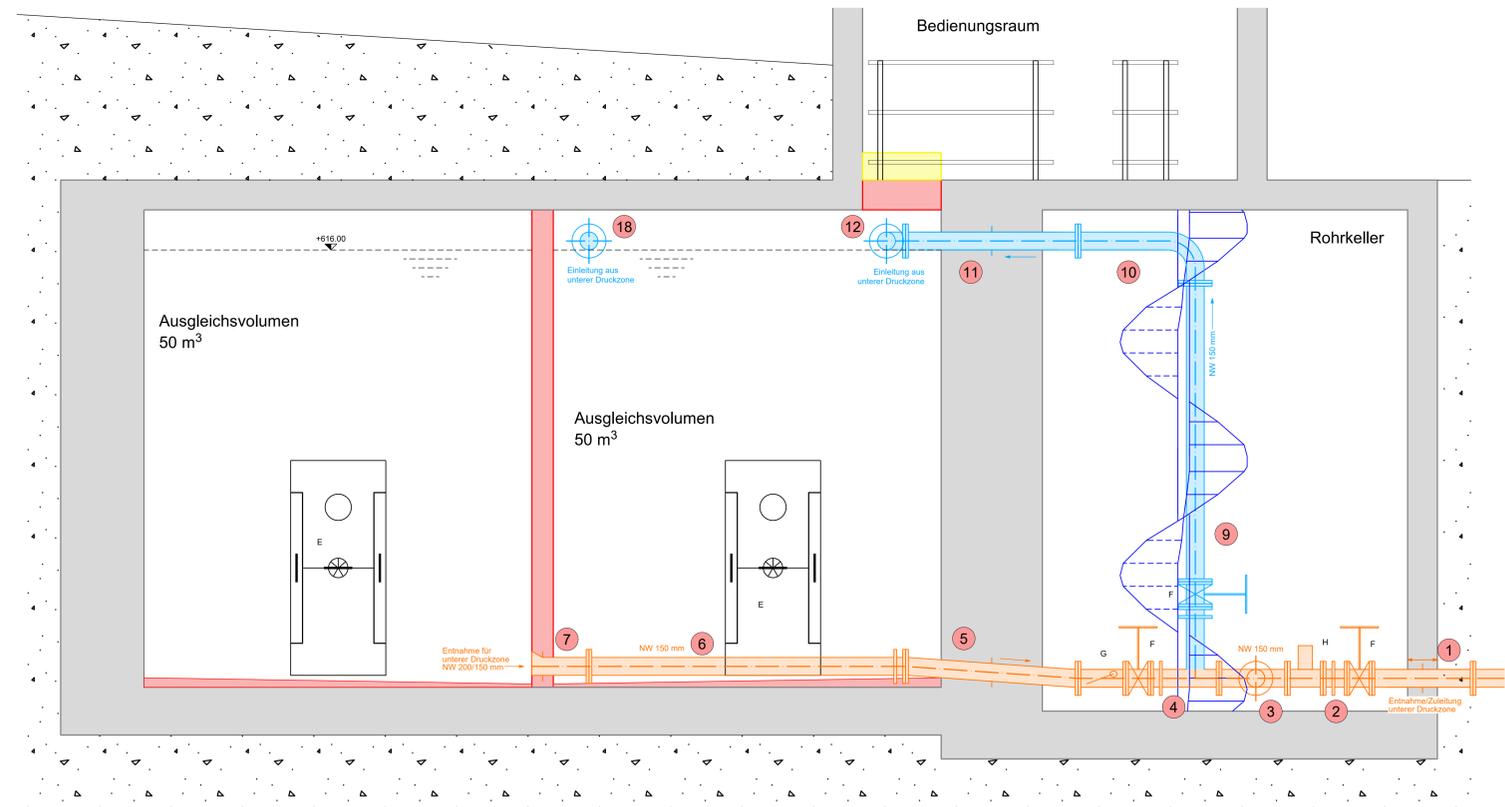

GRUNDRISS 1:20
Niveau Bedienungsraum

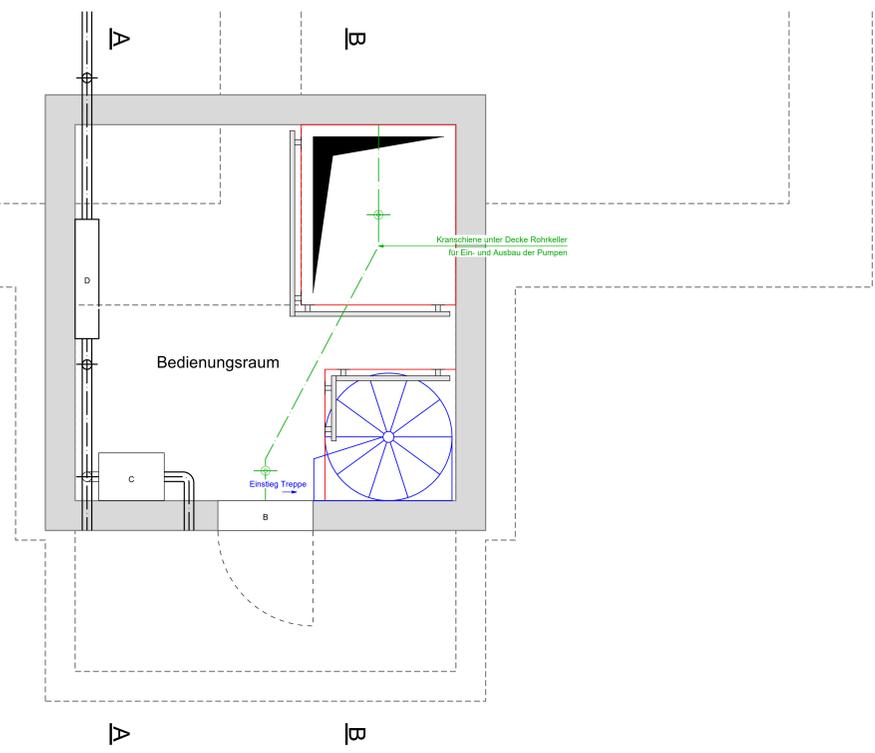



WASSERVERSORGUNG
ZIZERS

SANIERUNG RESERVOIR TEUFELSFRIEDHOF
UND BOVEL

RESERVOIR TEUFELSFRIEDHOF
1:20

SCHNITT B-B BIS D-D

SUBMISSIONSPROJEKT



| Index: | Änderung: | Datum: | Gezeichnet: | Geprüft: |
|--------|-----------|--------|-------------|----------|
| | | | | |

Legende:


- A Steuerschrank
- B Eingangstüre
- C Lufttrockner
- D Behälterentlüftung
- E Drucktür
- F Schieber
- G Rückschlagklappe
- H Durchflussmesser
- I Siphon
- J Pumpe
- K Schmutzfänger
- L Abgabventil
- M Sonde für Wasserstandsmessung
- N Storzanschluss, Probeentnahme
- O Anschluss Hochdruckreiniger

Wsp. = +616.00 m.ü.M.


SCHNITT B-B 1:20

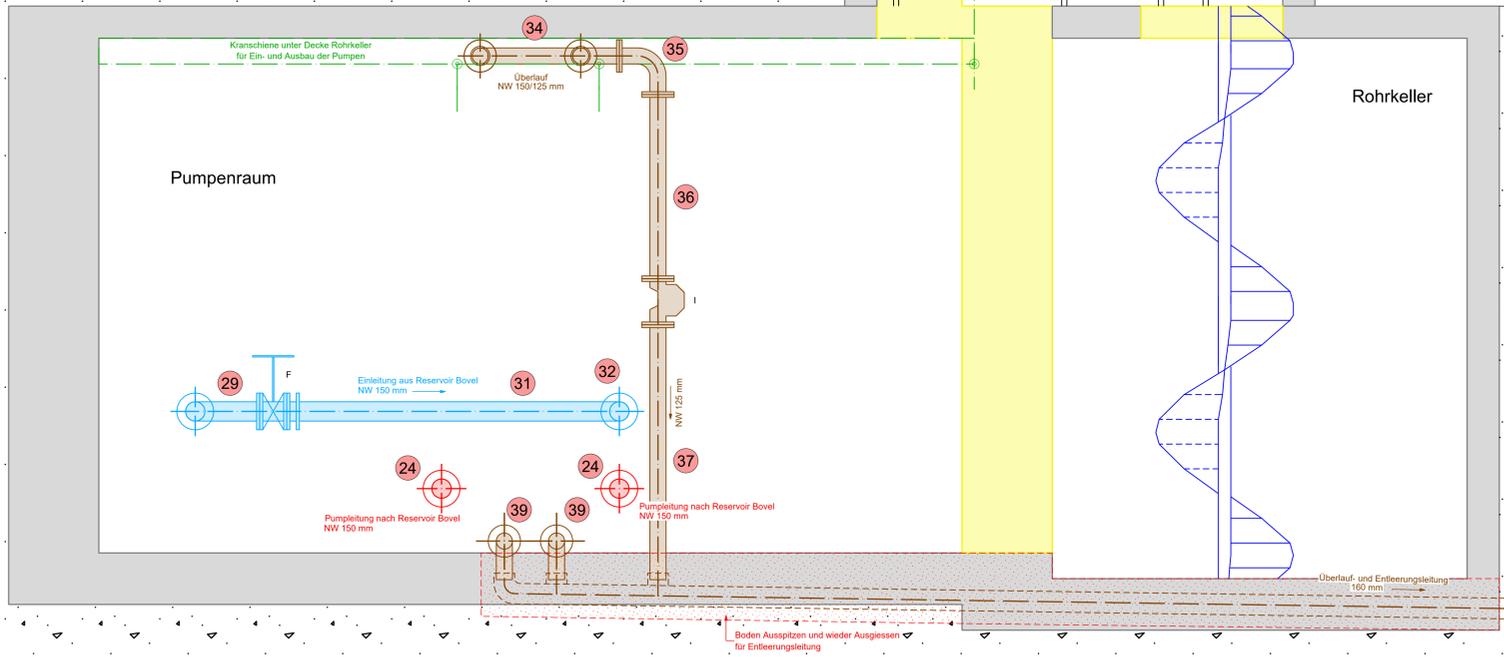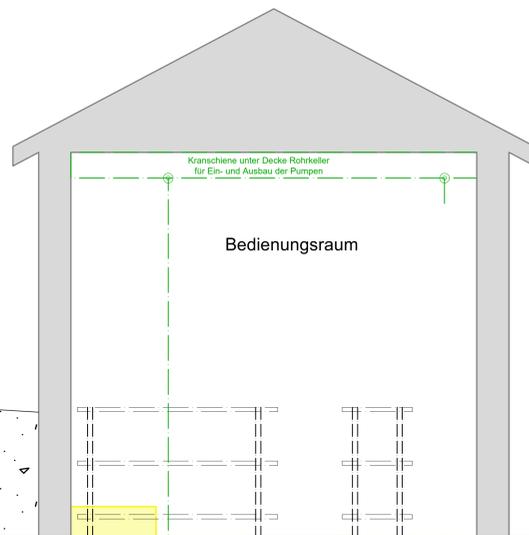

SCHNITT C-C 1:20

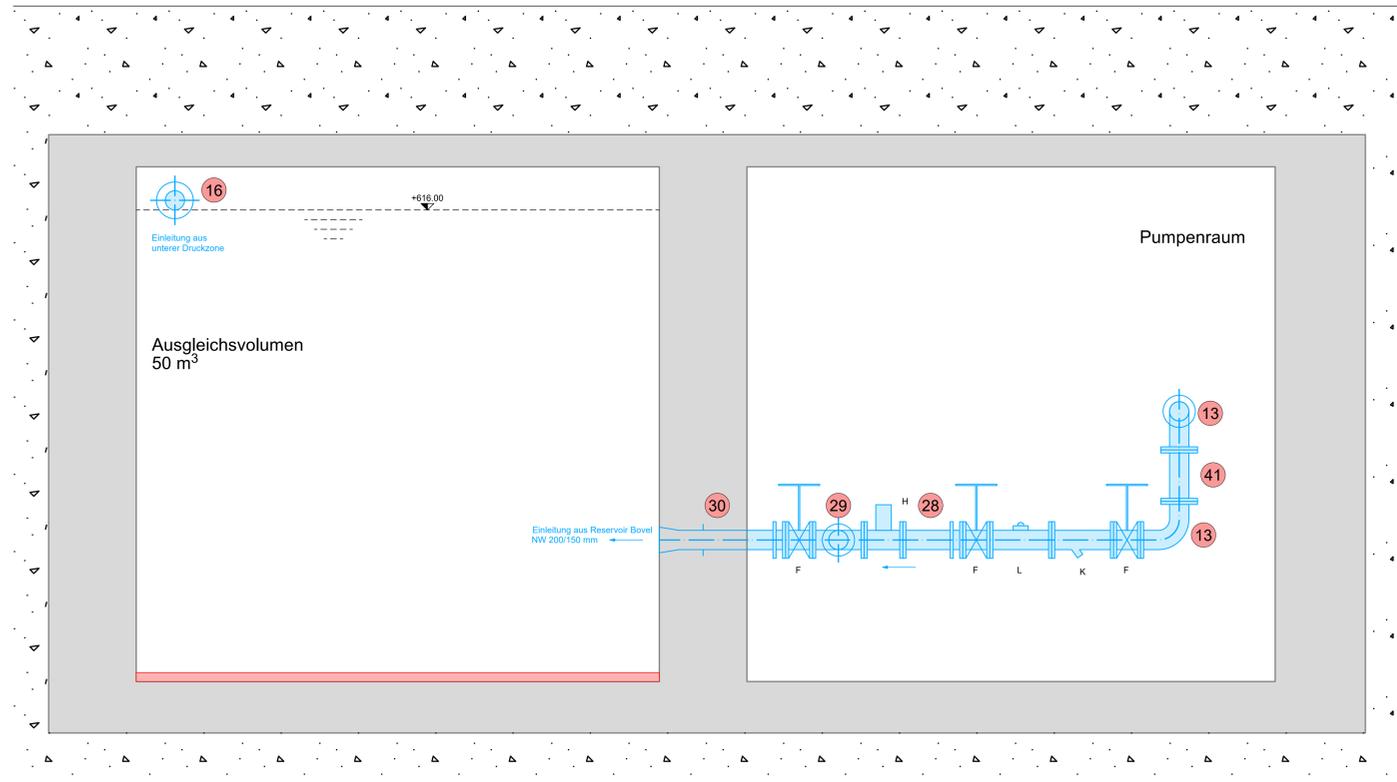

SCHNITT D-D 1:20

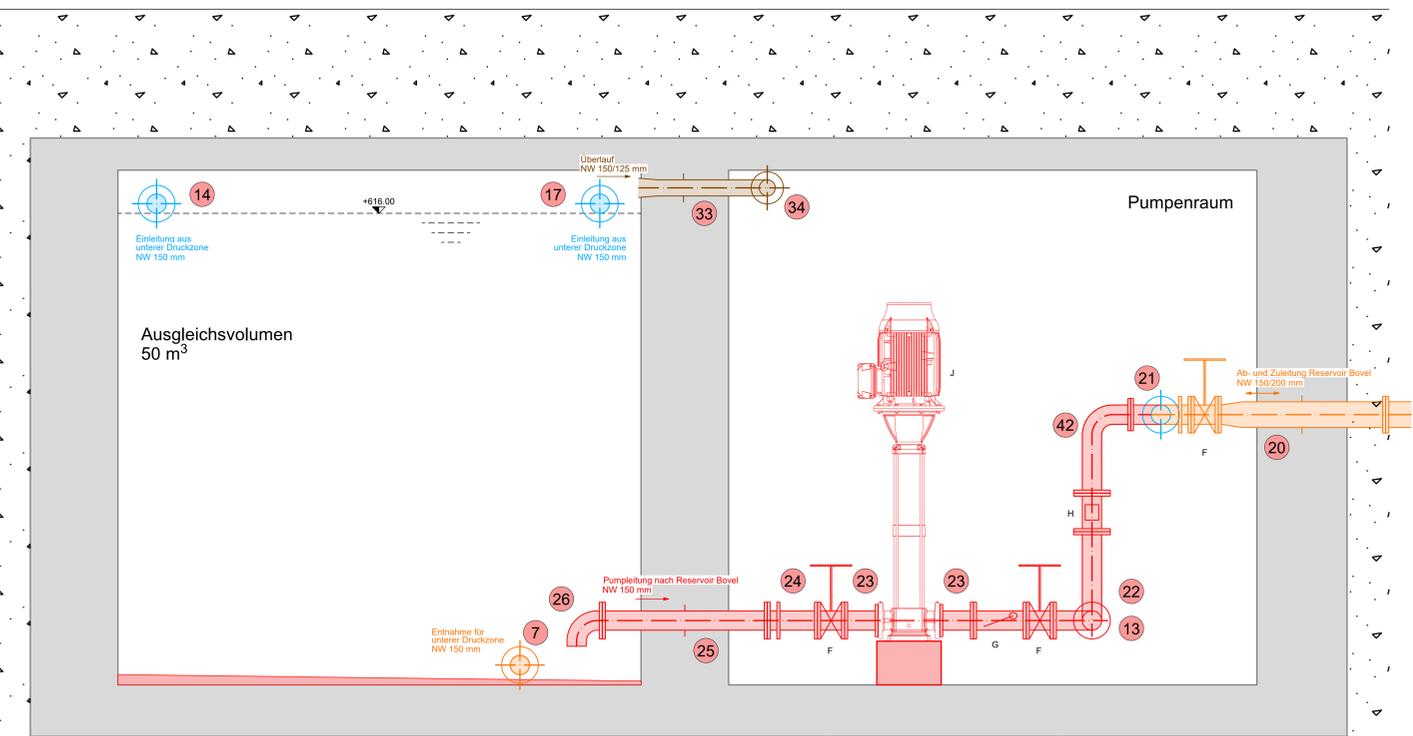

| | | | | | |
|--|--|-------------------|----------------------|---------------------|----------------|
| | INGENIEURBÜRO | SEITE: 1 | LT | SAISON: Januar 2025 | MASSSTAB: 1:20 |
| | A. RIZZI DIPL. ING. HTL 7240 Koblis Tel. 081/332 30 36 E-Mail: buero@ing-rizzi.ch | PROJEKT: 126 / 75 | GEOMETRIE: 241110-22 | | |